

HOTEL 1 PUNTA BERGANTIN

PUERTO PLATA, REPUBLICA DOMINICANA

Registro de Modificaciones		
No.	Fecha	Concepto
01		

NORTE



NOTAS

- SIMBOLOGIA:**
- INDICA ACOTACION EN METROS.
 - INDICA NIVELES EN PLANTAS ARQUITECTONICAS
 - INDICA NIVELES EN ELEVACIONES Y SECCIONES.
 - N.P.T. INDICA NIVEL DE PISO TERMINADO.
 - N.L.B.L. INDICA NIVEL DE LECHO BAJO DE LOSA.
 - N.P. INDICA NIVEL DE PRETIL.
 - N.A. INDICA NIVEL DE AGUA.
 - N.F. INDICA NIVEL DE FONDO.
 - N. INDICA NIVEL GENERAL.
 - CAMBIO DE NIVEL EN PISO.
 - CAMBIO DE NIVEL EN PLAFOND.
 - CAMBIO DE ACABADO EN PISO.
 - CAMBIO DE ACABADO EN MURO.
 - INDICA INICIO DE DESPIECE.
 - INDICA REFERENCIA DE SECCIONES GENERALES.
 - INDICA NUMERO DE SECCION O DETALLE.
 - INDICA REFERENCIA DEL PLANO DE LOCALIZACION.
 - INDICA REFERENCIA DE SECCIONES POR FACHADA.
 - INDICA NUMERO DE SECCION O DETALLE.
 - INDICA REFERENCIA DEL PLANO DE LOCALIZACION.
 - INDICA REFERENCIA DE SECCIONES POR FACHADA INTERIORES.
 - INDICA NUMERO DE SECCION O DETALLE.
 - INDICA REFERENCIA DEL PLANO DE LOCALIZACION.
 - INDICA REFERENCIA DE ALZADOS GENERALES.
 - INDICA NUMERO DE SECCION O DETALLE.
 - INDICA REFERENCIA DEL PLANO DE LOCALIZACION.
 - INDICA REFERENCIA DE ALZADOS GENERALES.
 - INDICA NUMERO DE SECCION O DETALLE.
 - INDICA REFERENCIA DEL PLANO DE LOCALIZACION.
 - INDICA PENDIENTE.
 - INDICA CLAVE DE ESPACIO.
 - INDICA ALTURA PARA CERRAMIENTO.
 - INDICA ALTURA DE VANO.
 - INDICA REFERENCIA DE DETALLES.
 - INDICA NUMERO DE DETALLE.
 - INDICA REFERENCIA DEL PLANO DE LOCALIZACION.
 - INDICA ACCESORIO EN DETALLES DE BAÑOS O DETALLES GENERALES.
 - INDICA DET. TRAZO DE ARCO.

REFERENCIA



Tiene Empleado: 5000 HALL 525, P.O. Box 5000, Puerto Plata, República Dominicana. 800 544 5555

INGENIEROS:

Ingeniero Topógrafo: COCA

Ingeniero Estructural: COCA

Ingeniero Sanitario: COCA

Ingeniero Eléctrico: COCA

Aprobado para Construcción:

ARO: LINA M. PERA

COCA 18063

PROPIETARIO:

CONTIENE:

EDIFICIO E

LOBBY/BARES

PLANO LLAVE

PLANTA BAJA N.P.T.+4.20

Escala: 1:250

0 2.5 5 10 20m

Diaya: Etapa


Reviso: No. Proyecto

Aprobo: Archivo H1-E-3001.DWG

Aprobo Cliente: Clave

Rev. H1-E-3001

Fecha de emisión:

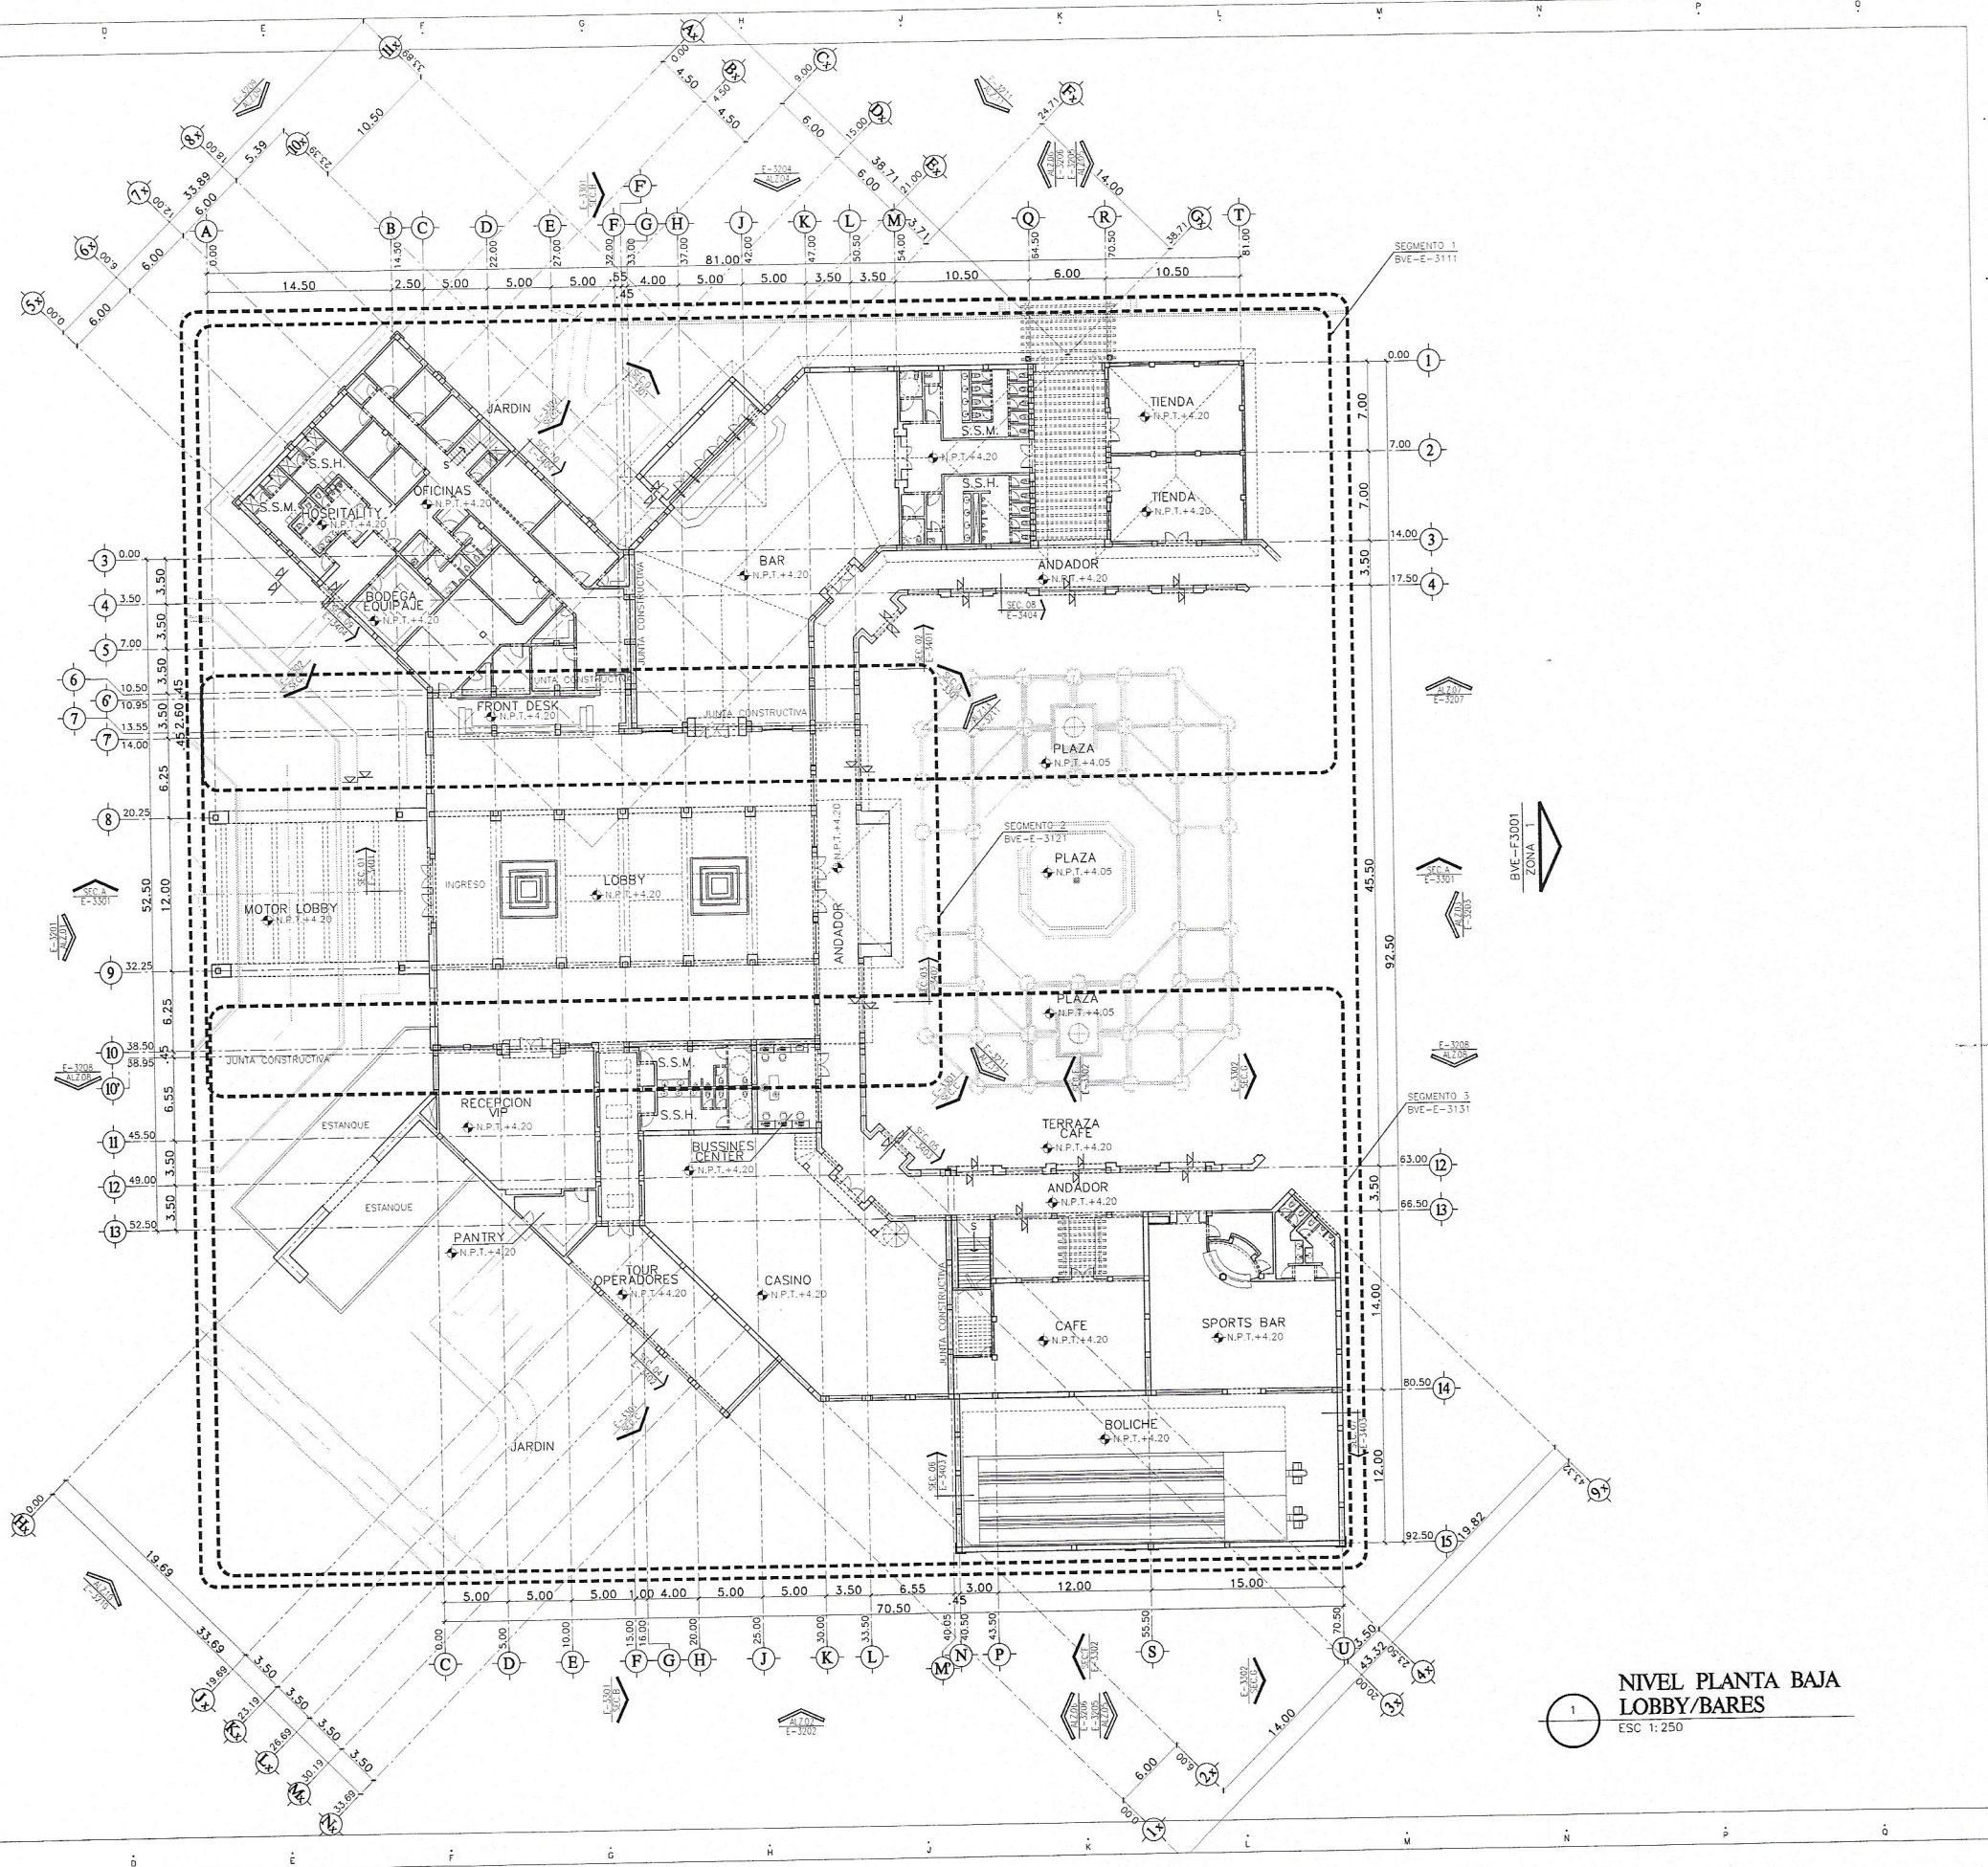

NIVEL PLANTA BAJA
LOBBY/BARES

ESC 1:250